


**Anlage 2- Lageplan 3 von 5 zur Beschlussvorlage
Baubeschluss der Verkehrsanlage Fliederallee
für die ABPU- Sitzung am 02.12.2014
für die Stadtverordnetenversammlung am
18.12.2014**

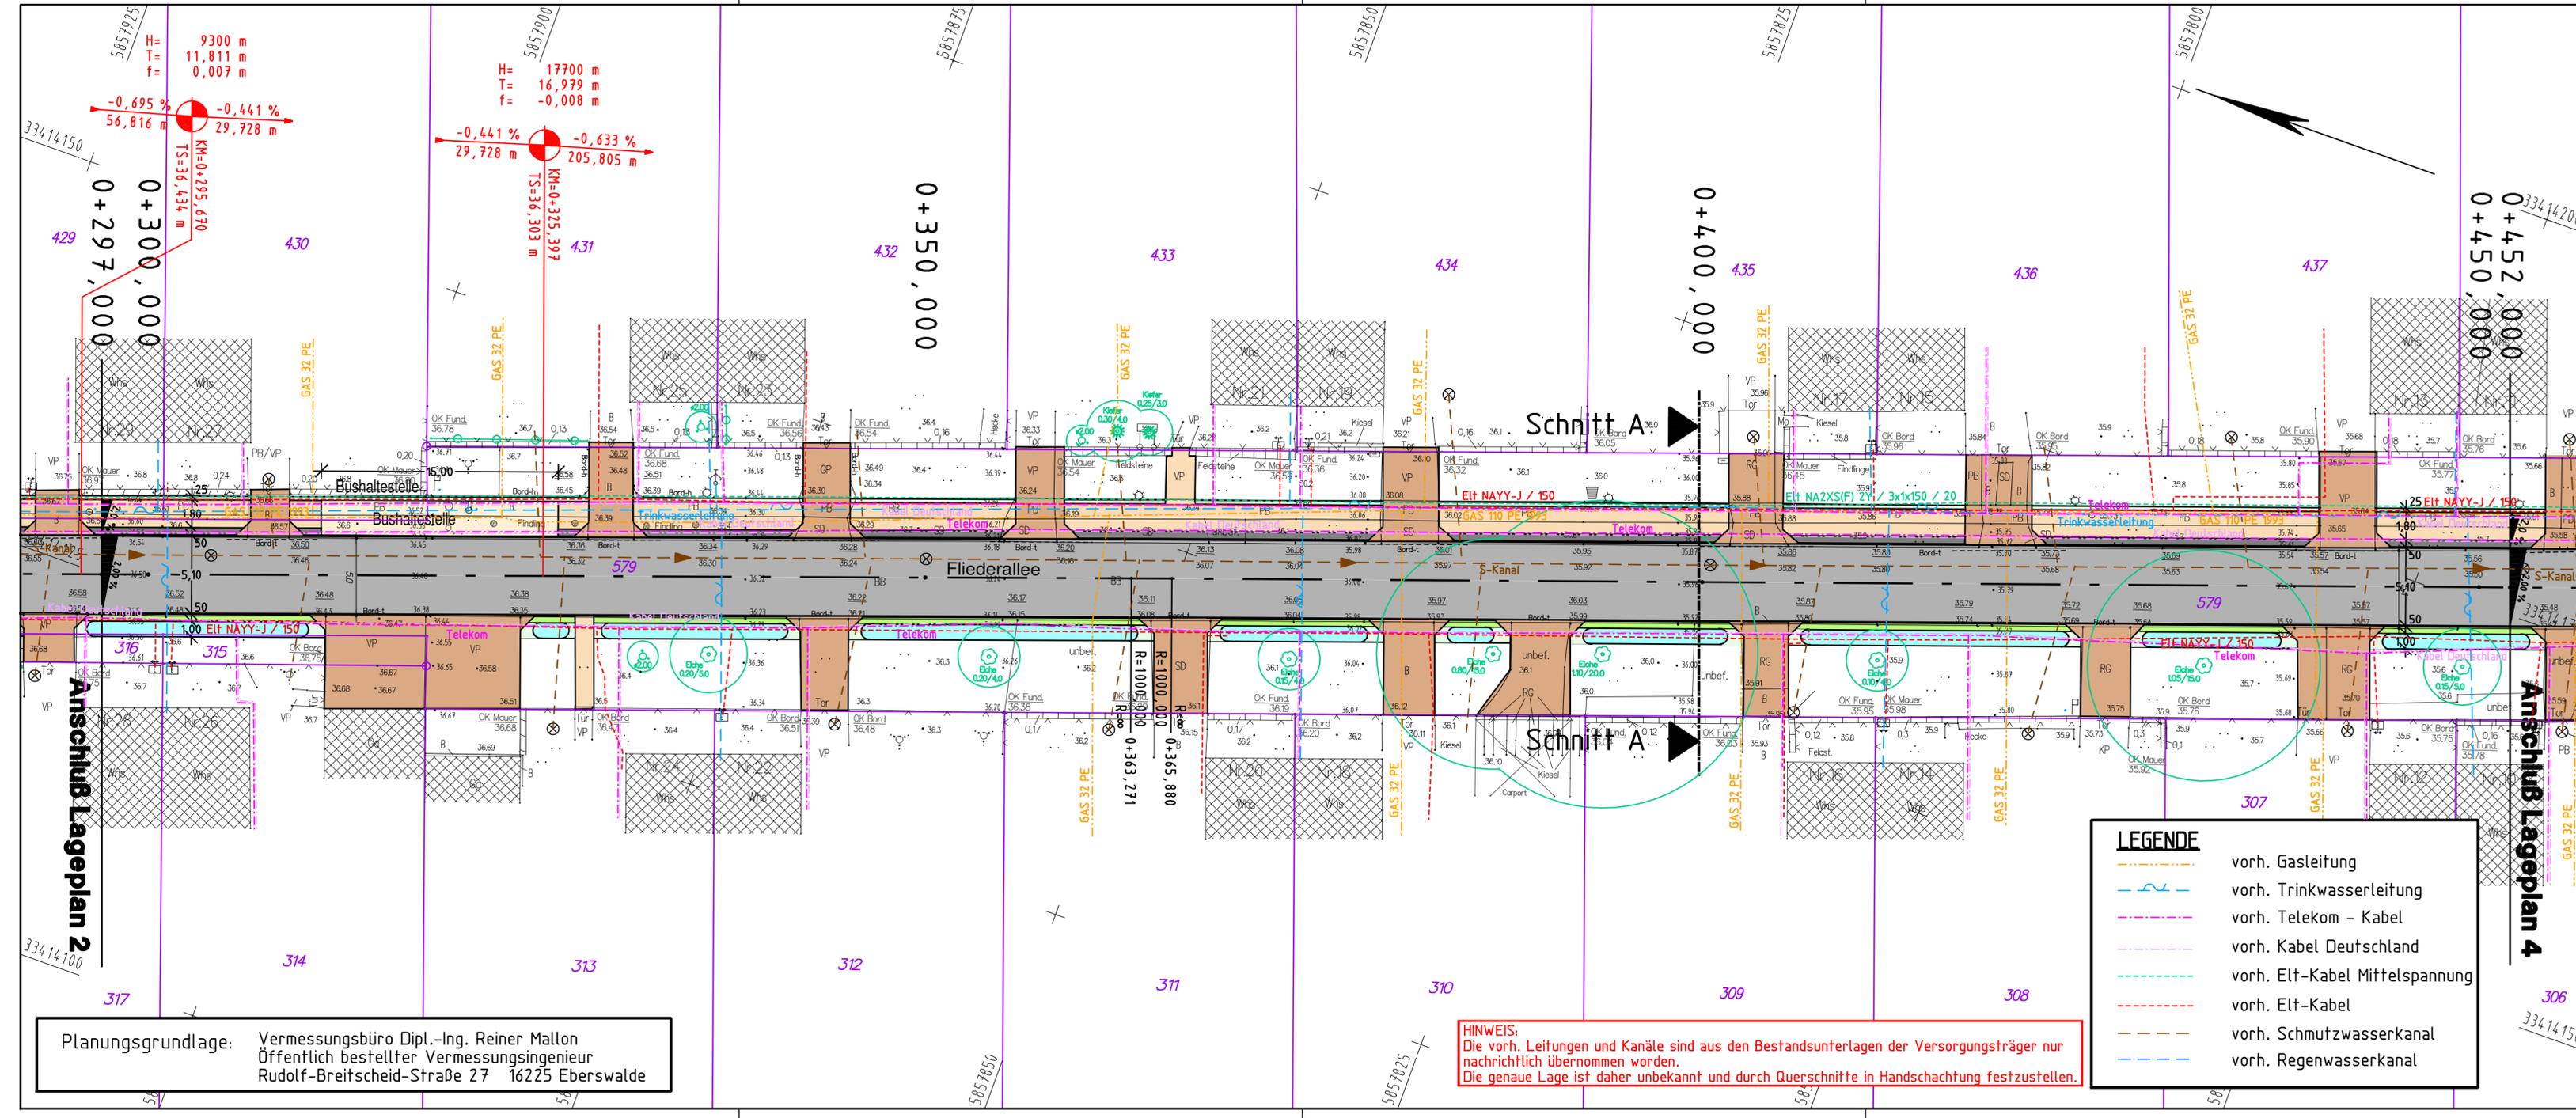

LEGENDE

	Fahrbahn, Asphalt		Mulde, Oberboden		Grundstücksgrenze
	Zufahrt, Betonsteinpflaster grau		Grünfläche, Oberboden		117 Flurstücksnummer
	Gehweg, Betonsteinpflaster grau		Bankett, Schotterterrassen		Bushaltestelle, Betonsteinpflaster grau
	gepl. Straßenablauf		Bordabsenkung mit Rundbord		Sicherheitsstreifen, Betonsteinpflaster anthrazit
	Neigungsbrechpunkt mit Gefälle (-) und Steigung (+), Länge der Strecke und Ausrundungshalbmesser		2.50% Querneigung		Tiefpunkt
					Hochpunkt

38,19 vorh. Höhe
 38,10 neue Höhe

FPG Finower Planungsgesellschaft mbH
 Altenhofer Straße 13a
 16227 Eberswalde

Telefon: 03334/306-0
 Fax: 03334/306-345
 Internet: www.finower.de
 E-Mail: info@finower.de

bearbeitet	Datum	Zeichen
gezeichnet	06.12.2013	Dipl.-Ing.S.Glor
geprüft	06.12.2013	S.Godschan
geprüft	06.12.2013	Dipl.-Ing.G.Mecke
Projekt-Nr.: 1362		

**STADT EBERSWALDE
DER BÜRGERMEISTER**

Tiefbauamt - Sachgebiet Tiefbau

Entwurfsplanung

Unterlage Nr.: 7
 Blatt Nr.: 3
 Ausf.-Nr.:

Bauvorhaben	Datum	Name	Unterschrift
	bearbeitet:		
Aufgestellt:	geprüft:		
	Lageplan 3		
Maßstab: 1 : 250			

J:\Tiefbau\CARD84\1362_EP\Z_Lage_03.PLT\Godschan\22.11.2013

Planungsgrundlage: Vermessungsbüro Dipl.-Ing. Reiner Mallon
 Öffentlich bestellter Vermessungsingenieur
 Rudolf-Breitscheid-Straße 27 16225 Eberswalde

HINWEIS:
 Die vorh. Leitungen und Kanäle sind aus den Bestandsunterlagen der Versorgungsträger nur nachrichtlich übernommen worden.
 Die genaue Lage ist daher unbekannt und durch Querschnitte in Handschachtung festzustellen.

LEGENDE

	vorh. Gasleitung
	vorh. Trinkwasserleitung
	vorh. Telekom - Kabel
	vorh. Kabel Deutschland
	vorh. Elt-Kabel Mittelspannung
	vorh. Elt-Kabel
	vorh. Schmutzwasserkanal
	vorh. Regenwasserkanal