


Anlage 2 Lageplan 1 zur Beschlussvorlage Baubeschluss der Verkehrsanlage Pappelallee für die ABPU- Sitzung am 10.02.2015 für den Hauptausschuss am 19.02.2015

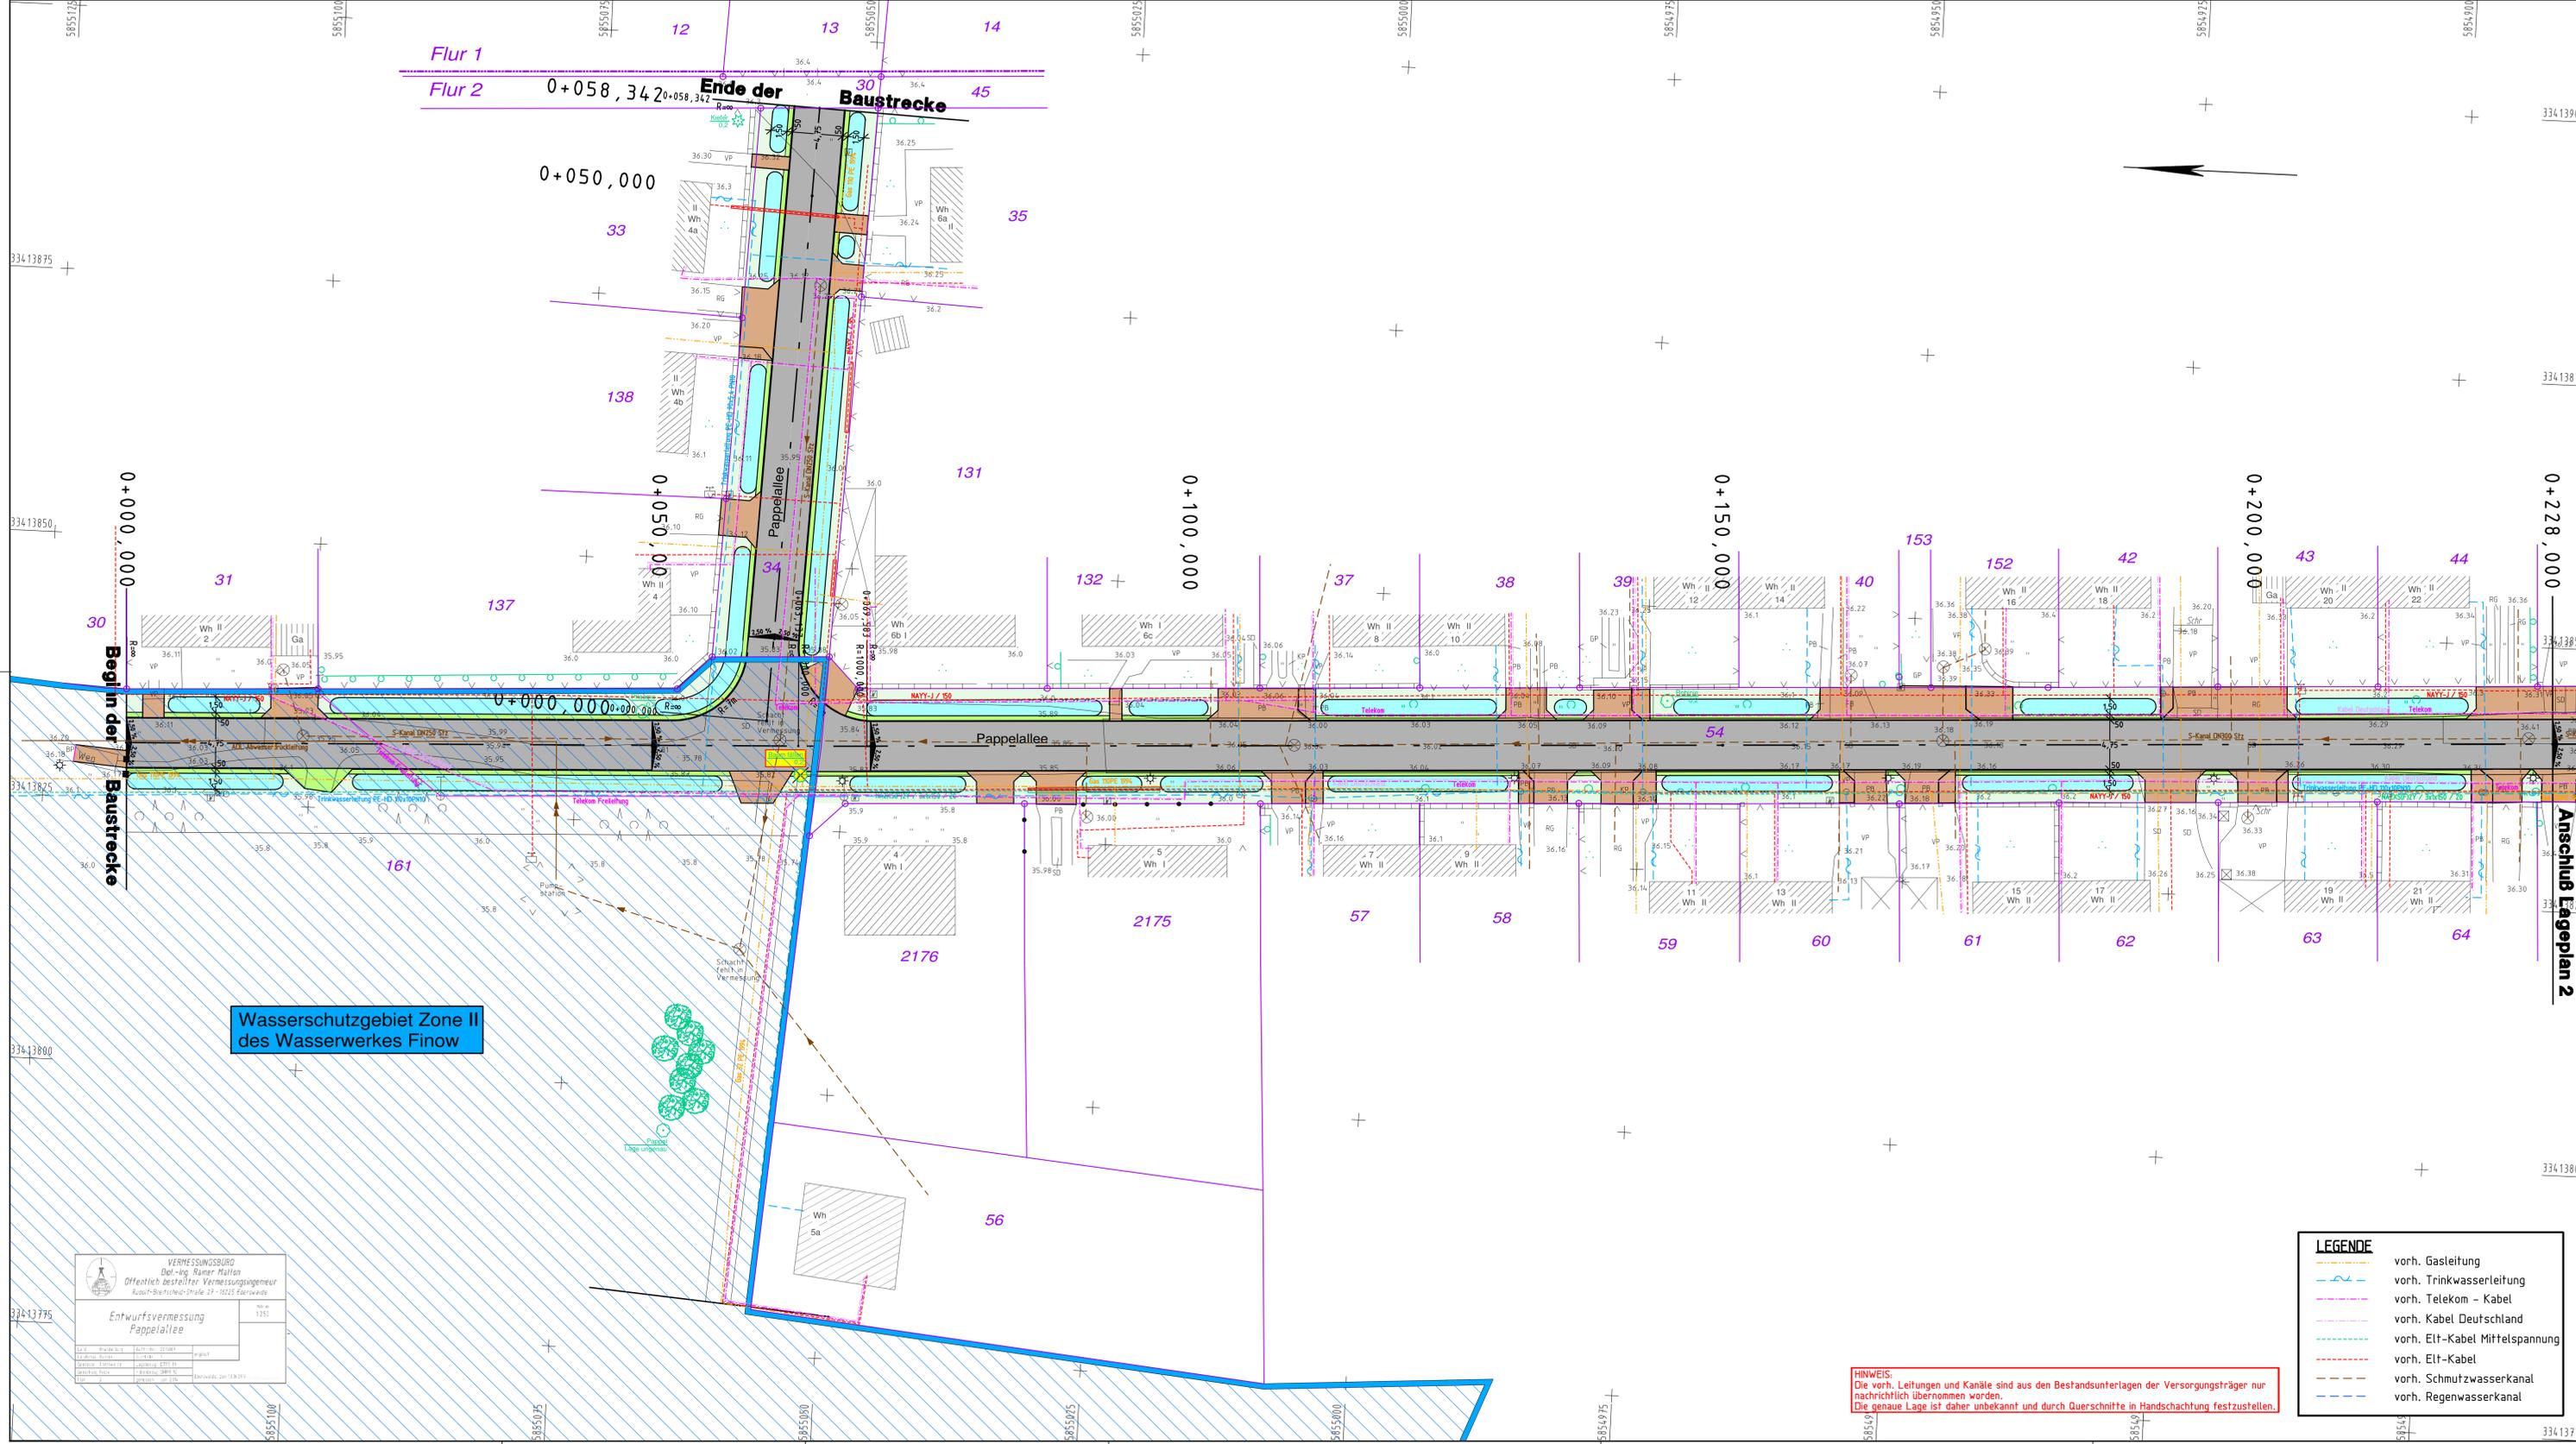

LEGENDE

	Fahrbahn, Asphalt		Mulde, Oberboden		Grundstücksgrenze
	Zufahrt, Gehweg, Betonsteinpflaster grau		Grünfläche, Oberboden		Flurstücksnummer
	Bankett, Zufahrt, Schotterrasen		Neigungsbrechpunkt mit Gefälle (-) und Steigung (+), Länge der Strecke und Ausrundungshalbmesser		38.10 vorh.Höhe x 38.10 neue Höhe
	Querneigung		Tiefpunkt		Hochpunkt

Höhensystem: DHHN92		Lagesystem: ETRS 89	
1. Zusammenführung LOS 1 und LOS 2			
Nr.	Art der Änderung	Datum	Name
		03.11.2014	Glor

FPG Finower Planungsgesellschaft mbH Altenhofer Straße 13a 16227 Eberswalde	Datum	Zeichen	
	bearbeitet	09.01.2015	Dipl.-Ing.S.Glor
	gezeichnet	09.01.2015	S.Godschan
	geprüft	09.01.2015	Dipl.-Ing.G.Hacke
Telefon: 03334/306-0			
Fax: 03334/306-345			
Internet: www.finower.de			
E-Mail: info@finower.de			
Projekt-Nr.	1428		

STADT EBERSWALDE DER BÜRGERMEISTER			
Tiefbauamt			
Entwurfsplanung		Unterlage Nr.:	7
		Blatt Nr.:	1
		Ausf.-Nr.:	
Bauvorhaben	bearbeitet/ geprüft:	Datum	Unterschrift
Grundhaffer Ausbau der Pappelallee in Eberswalde vom KP Jägerstraße bis B167			
	Lageplan Maßstab: 1:250		
Aufgestellt:			

Wasserschutzgebiet Zone II des Wasserwerkes Finow

VERMESSUNGSBÜRO Dipl.-Ing. Rainer Mallon Öffentlich bestellter Vermessungsingenieur Rauhenbergstraße 27 16225 Eberswalde	
Entwurfsvermessung Pappelallee	
Blatt-Nr.	1/1
Datum	09.01.2015
Gezeichnet	S.Godschan
Geprüft	Dipl.-Ing.G.Hacke

HINWEIS:
Die vorh. Leitungen und Kanäle sind aus den Bestandsunterlagen der Versorgungsträger nur nachrichtlich übernommen worden.
Die genaue Lage ist daher unbekannt und durch Querschnitte in Handschachtung festzustellen.

LEGENDE

	vorh. Gasleitung
	vorh. Trinkwasserleitung
	vorh. Telekom - Kabel
	vorh. Kabel Deutschland
	vorh. Elt-Kabel Mittelspannung
	vorh. Elt-Kabel
	vorh. Schmutzwasserkanal
	vorh. Regenwasserkanal