


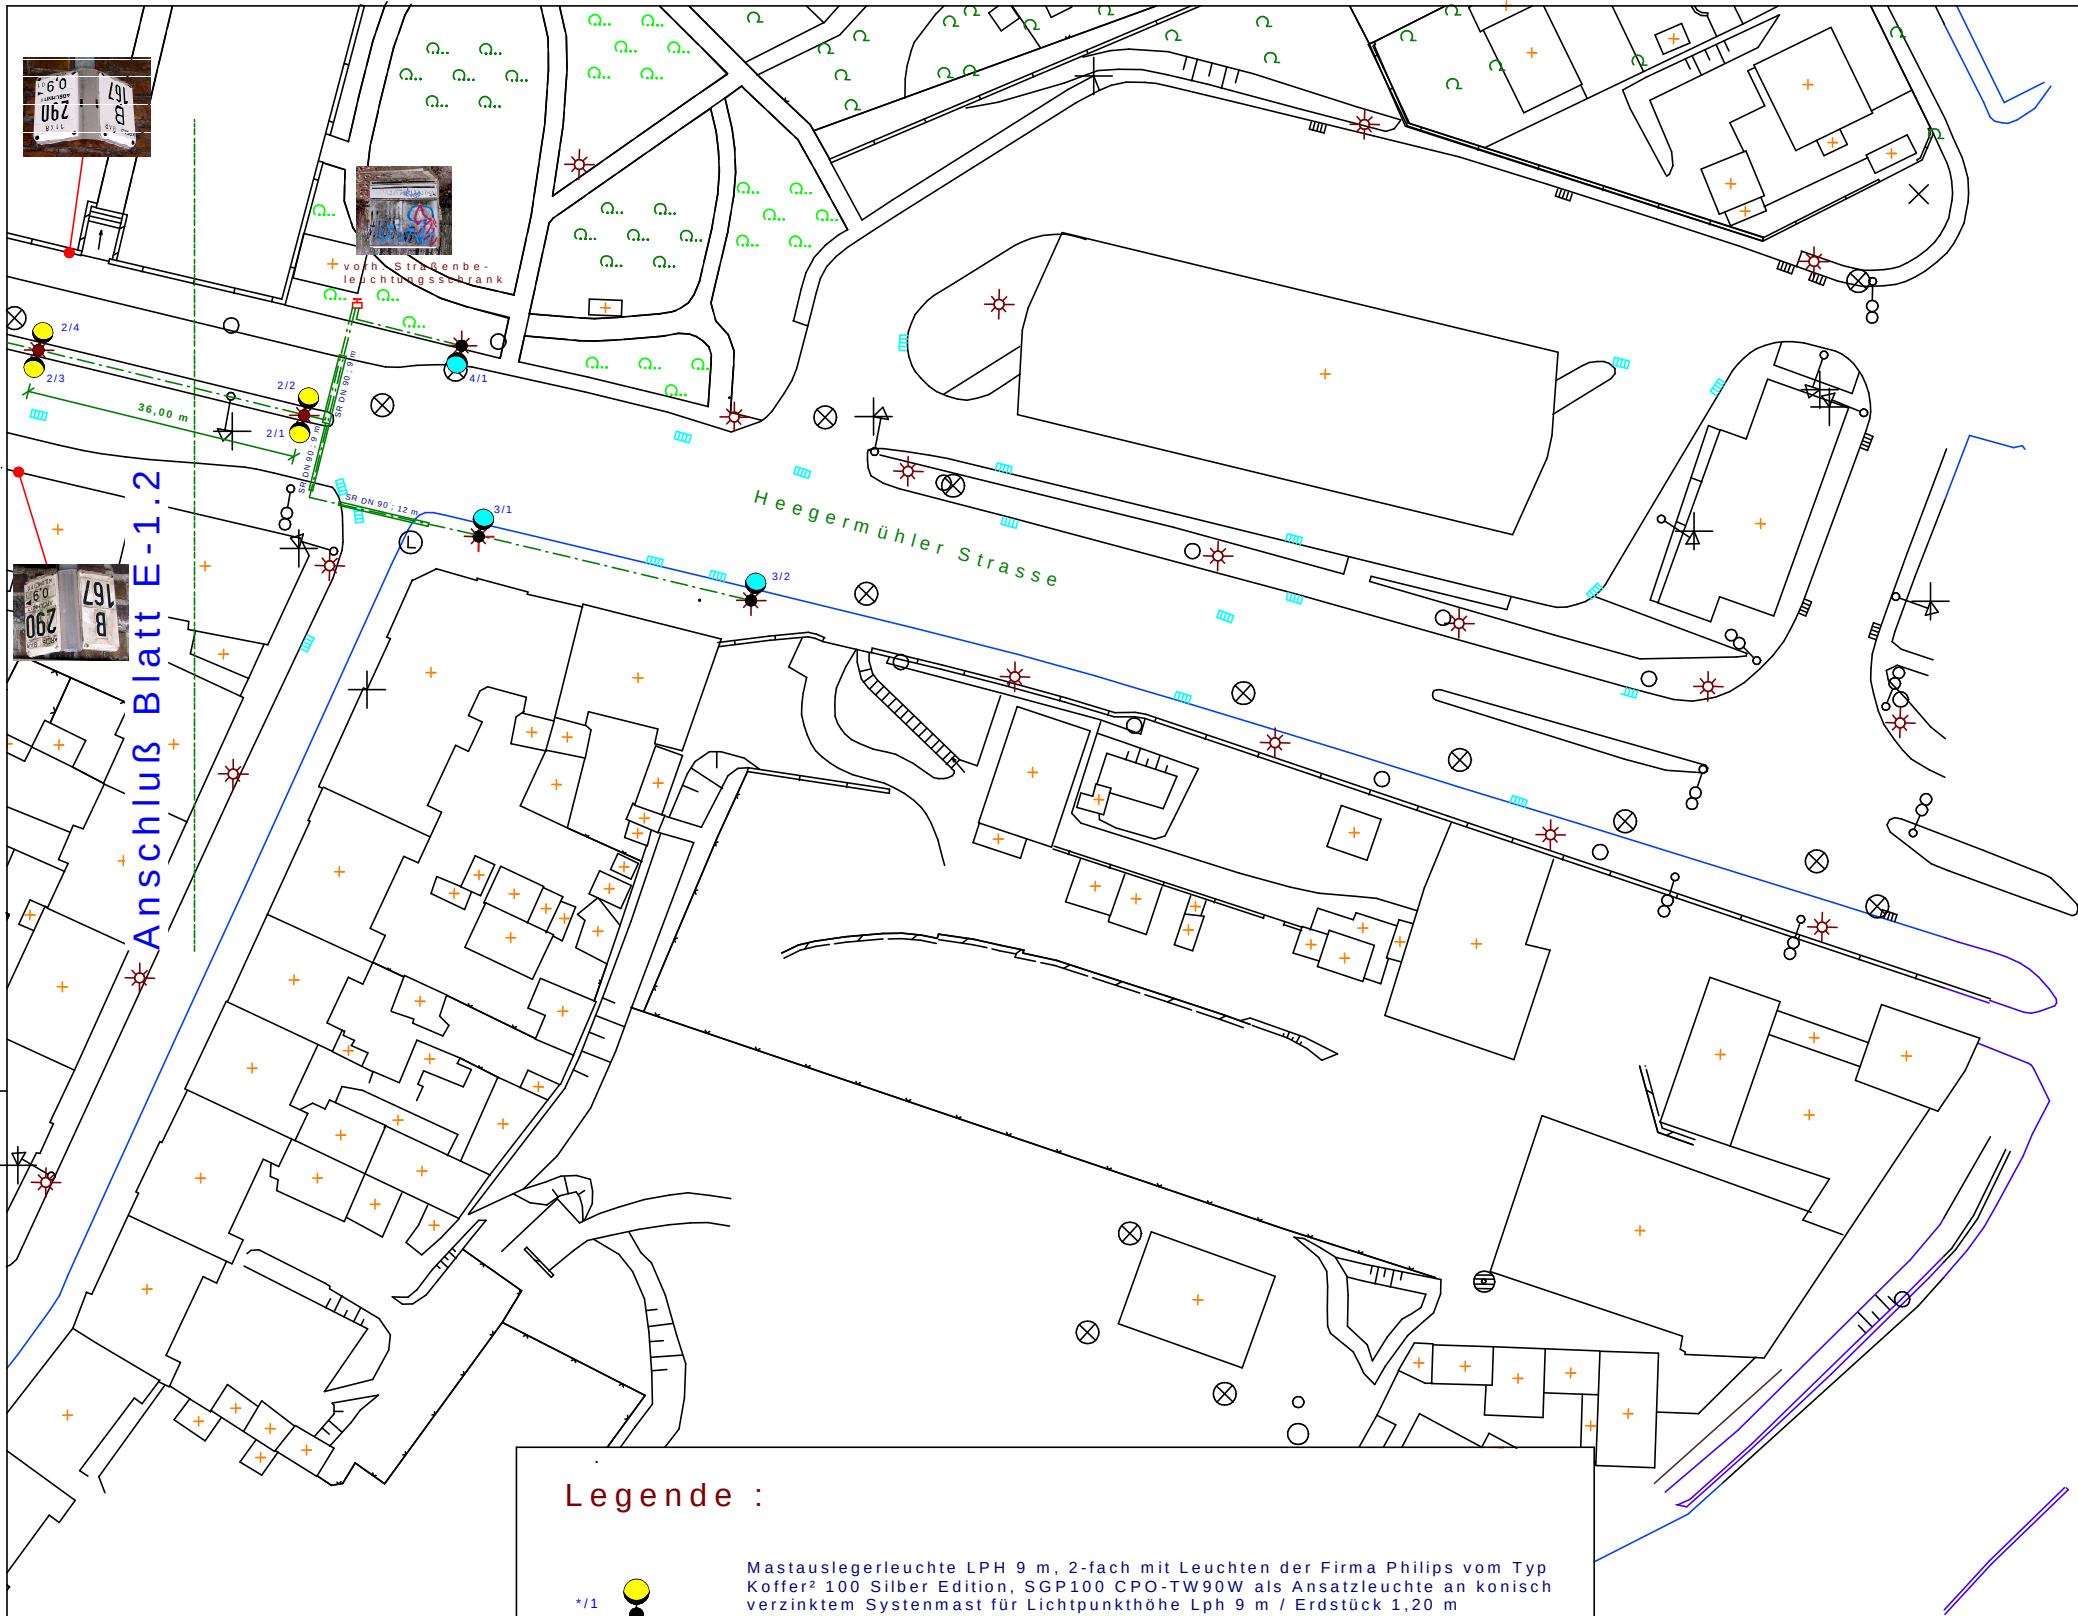

Legende :



Mastauslegerleuchte LPH 9 m, 2-fach mit Leuchten der Firma Philips vom Typ Koffer² 100 Silber Edition, SGP100 CPO-TW90W als Ansatzleuchte an konisch verzinktem Systemmast für Lichtpunkthöhe Lph 9 m / Erdstück 1,20 m (Stromkreis-Nr. / Lichtpunkt 1)



Mastauslegerleuchte LPH 9 m, 1-fach mit Leuchten der Firma Philips vom Typ Koffer² 100 Silber Edition, SGP100 CPO-TW90W als Ansatzleuchte an konisch verzinktem Systemmast für Lichtpunkthöhe Lph 9 m / Erdstück 1,20 m (Stromkreis-Nr. / Lichtpunkt 1)



Konischer Lichtmast Lph 9,7 m, 1-fach mit Leuchten der Firma Philips vom Typ SGS 203-SONT-150 W als konischer Lichtmast aus nahtlos gezogenem Aluminium für Lichtpunkthöhe Lph 9,7 m / Erdstück 1,20 m (Stromkreis-Nr. / Lichtpunkt 1)



vorhandene Leuchte
Die Demontage der vorhandenen Beleuchtungsanlage ist vor Baubeginn mit Herrn Leeske (Stadt Eberswalde Tel. 581 235) abzustimmen.



Straßenbeleuchtungskabel vom Typ NYY-J 5*16 mm²



Kabelschutzrohr laut DIN Nennweite DN 90



vorhandener Straßenbeleuchtungsschrank



Ingenieurbüro Schirrmeister

16244 Schorfheide, Gerlachhof 2, Tel. +49 3335 325097, Fax 326525

			Datum	Name	Bauvorhaben Stadt Eberswalde Heegermühler Straße TV Straßenbeleuchtung	Maßstab 1:1000
		gez.	20.04.2009	Schirrmeister		Proj.-Nr. 09/12
		gepr.	20.04.2009	Schirrmeister		
		Norm				
		Planungsstand			Lageplan Straßenbeleuchtung 3	Zeich.-Nr. E - 1.3
		Ausführungsplanung				
Änderung	Datum					