


Legende Beleuchtung :

- /1 Dekorative Philips-Mastaufsatzleuchte „CitySpirit Cone BDS 471“ in konischer Bauform mit Module LED35/740 I TA AL CLO D4, 76P am Konischen Alu-Lichtmast DB 703 Zopf dm 76mm, Lph 4 m (Stromkreis 1 / Lichtpunkt 1)
- /1 Dekorative Philips-Mastaufsatzleuchte „CitySpirit Cone BDS 471“ in konischer Bauform mit Module LED35/740 I TB-C AL CLO D4, 76P am Konischen Alu-Lichtmast DB 703 Zopf dm 76mm, Lph 4 m (Stromkreis 1 / Lichtpunkt 1)
- vorhandene Freileitungsmaste sind zu demontieren (siehe Beurteilung der Beitragsfähigkeit)
- Straßenbeleuchtungskabel vom Typ NYY-J 5*16 mm²
- Straßenbeleuchtungskabel vom Typ NYY-J 5*16 mm² Verlegung im Kabelschutzrohr laut DIN Nennweite DN 50



Anlage 2 Lageplan 1 zur Beschlussvorlage Entwurfsplanung und Baubeschluss der Straßenbeleuchtung Triftstraße im Abschnitt von Heegermühler Straße bis zur Drehnitzstraße für die ABPU- Sitzung am 13.09.2016 für den Hauptausschuss am 22.09.2016

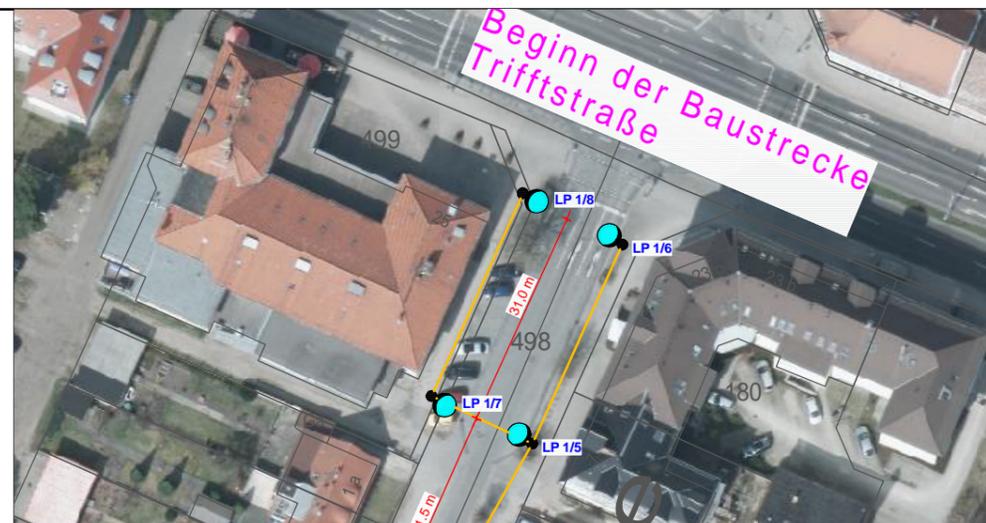

Anbindepunkt neue Straßenbeleuchtung vorhandener Straßenbeleuchtungsschrank ist gegen neuen SB 4 auszuwechseln.

Anbindung alte Straßenbeleuchtung Heidestraße

Ende der Baustrecke Teuberstraße 480 m

Stadt Eberswalde - Tiefbauamt Breite Straße 41-44 in 16225 Eberswalde, Tel. +49 3334 640		Datum	Name	Bauvorhaben Stadt Eberswalde Triftstraße Straßenbeleuchtungsanlage	Maßstab 1:1000
		gez.	Schirrmeister		
		gepr.	Schirrmeister	Proj.-Nr. 16/07	Zeich-Nr. E - 1.1
		Norm			
		Planungsstand		Lageplan 1 - Straßenbeleuchtung	
		Ausführungsplanung			
Änderung	Datum				