


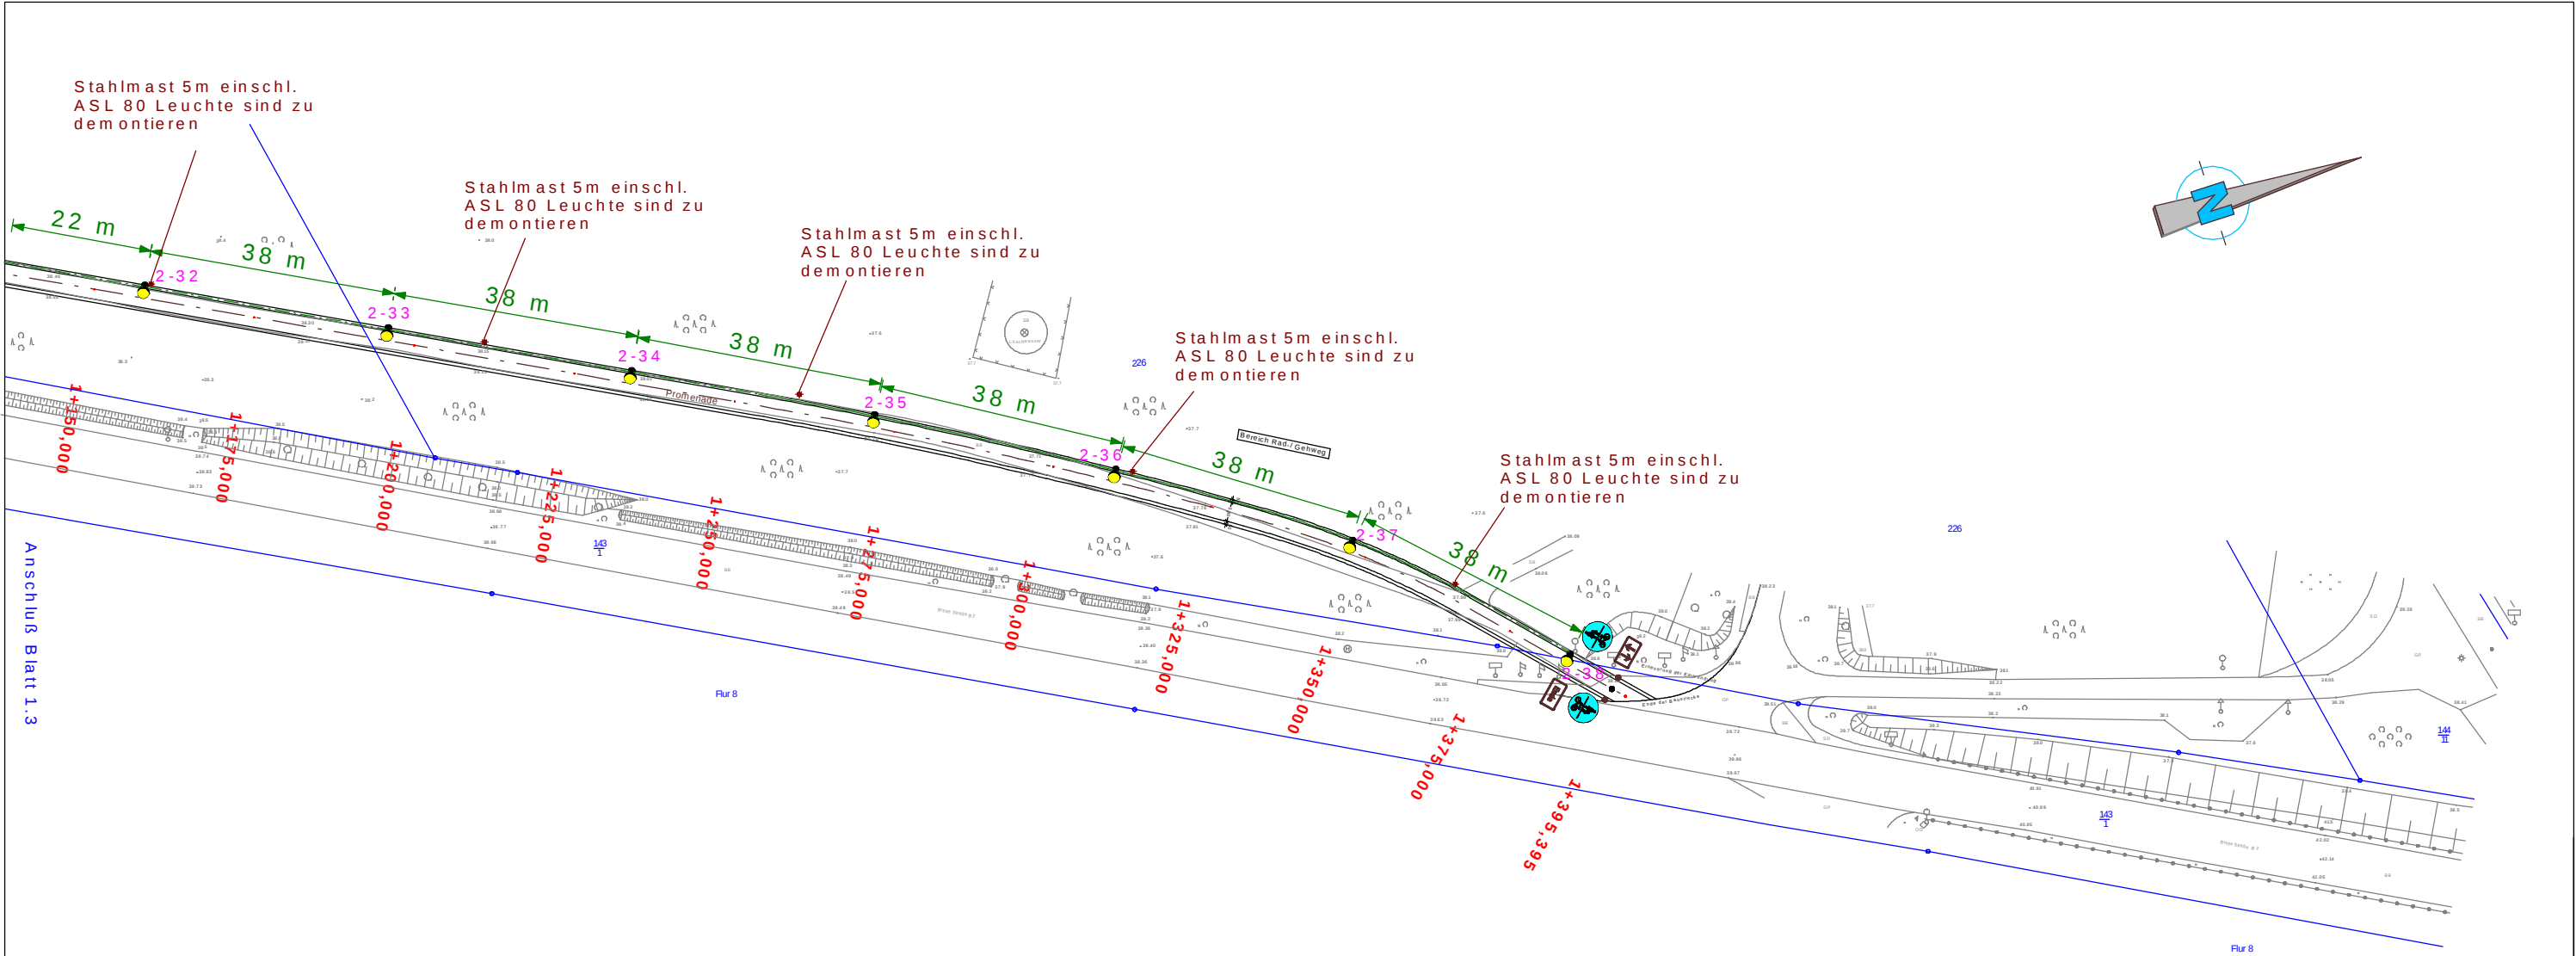

Zeichenerklärung

- Asphaltbefestigung
- Bankett
- Versickerungsmulde
- Pflasterflächen als Aufpflasterung
- 74.58 Vermessung
- 214 Kataster
- Poller
- 2.5‰ Straßenquerneigung

Legende :

- Philips-Aufsatz-/ Ansatzleuchte "Mini Iridium BGS 451" 24 Luxeon Rebel LED's (Stromkreis 1 / Lichtpunkt 1)
- vorhandene Leuchte
Die Demontage der vorhandenen Beleuchtungsanlage ist vor Baubeginn mit Herrn Leeske (Stadt Eberswalde Tel. 581 235) abzustimmen.
- Straßenbeleuchtungskabel vom Typ NYY-J 5*16 mm²
- Kabelschutzhohr laut DIN Nennweite DN 90
- vorhandener Straßenbeleuchtungsschrank

Bauherr
Stadtverwaltung Eberswalde - Bauamt
Breite Straße 40 in 16225 Eberswalde

Bauvorhaben
Ausbau der Verkehrsanlage Nordendpromenade
im Abschnitt von der Poratzstraße bis zur Angermünder Chaussee

Objekt-Nr.
09/16

Teilobjekt
Straßenbeleuchtung

Leistungsphase
Ausführungsplanung

Ingenieurbüro Schirrmeister
Gerlachhof 2
16244 Schorfheide OT Finowfurt
Telefon 03335 / 325097
Fax 03335 / 326525
E-Mail ing.-buero-schirrmeister@t-online.de

gezeichnet
21.08.09 Dipl.-Ing.(FH) F.Schirrmeister
bearbeitet
21.08.09 Dipl.-Ing.(FH) F.Schirrmeister
geprüft PV
geprüft GL

Abmessungen 420 x 297 mm
Bearbeitungsstand 08/2009
Maßstab 1:1000

Planbezeichnung
Lageplan Straßenbeleuchtung 4

Zeichnungs-Nr.
E - 1.4
Index